


令和〇〇年 大字小字 配水管(布設)(改良)(拡張)工事

・DIP-GX75 L=28.2m (φ75×25 1箇所) SSP取出しφ50 1箇所 (φ50×25 7箇所)
 ・地下式消火栓 1基

平面図 S=1/250



配管図 S=FREE

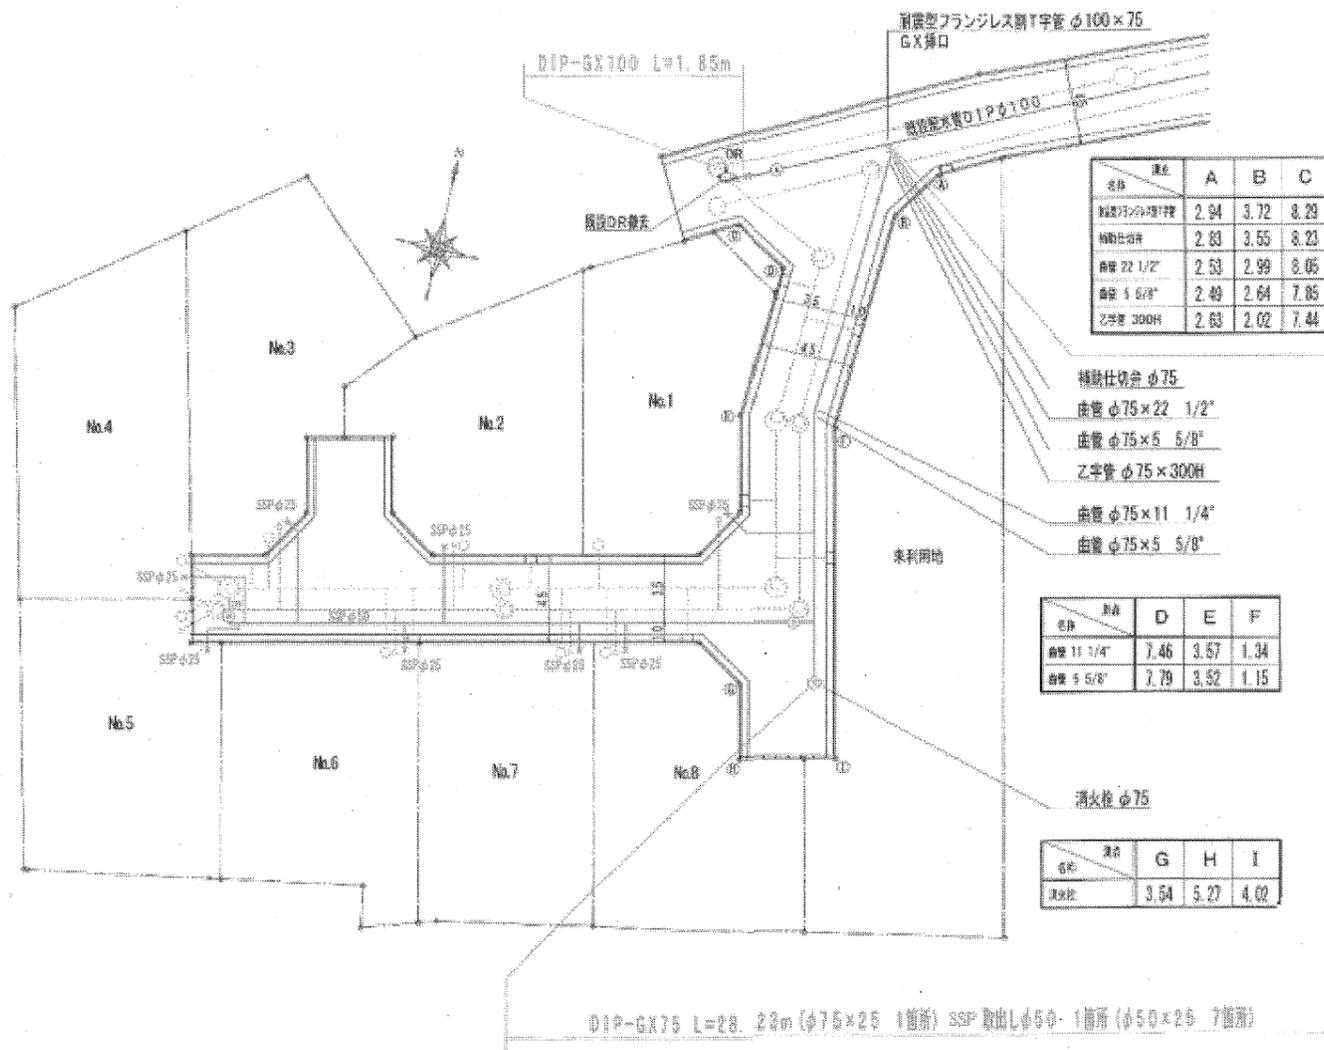


品名	A	B	C
ダクタイル鋳鉄管 直管	2.94	3.72	8.29
ダクタイル鋳鉄管 曲管	2.83	3.55	8.23
ダクタイル鋳鉄管 乙字管	2.53	2.99	8.05
ダクタイル鋳鉄管 曲管 φ75×5 5/8"	2.49	2.64	7.85
乙字管 300H	2.63	2.02	7.44

品名	D	E	F
ダクタイル鋳鉄管 φ75×11 1/4"	7.46	3.57	1.34
曲管 φ75×5 5/8"	7.79	3.52	1.15

品名	G	H	I
消火栓 φ75	3.54	5.27	4.02

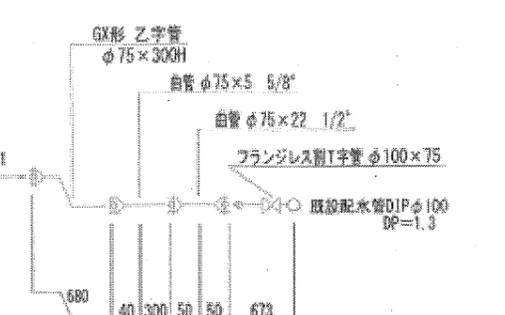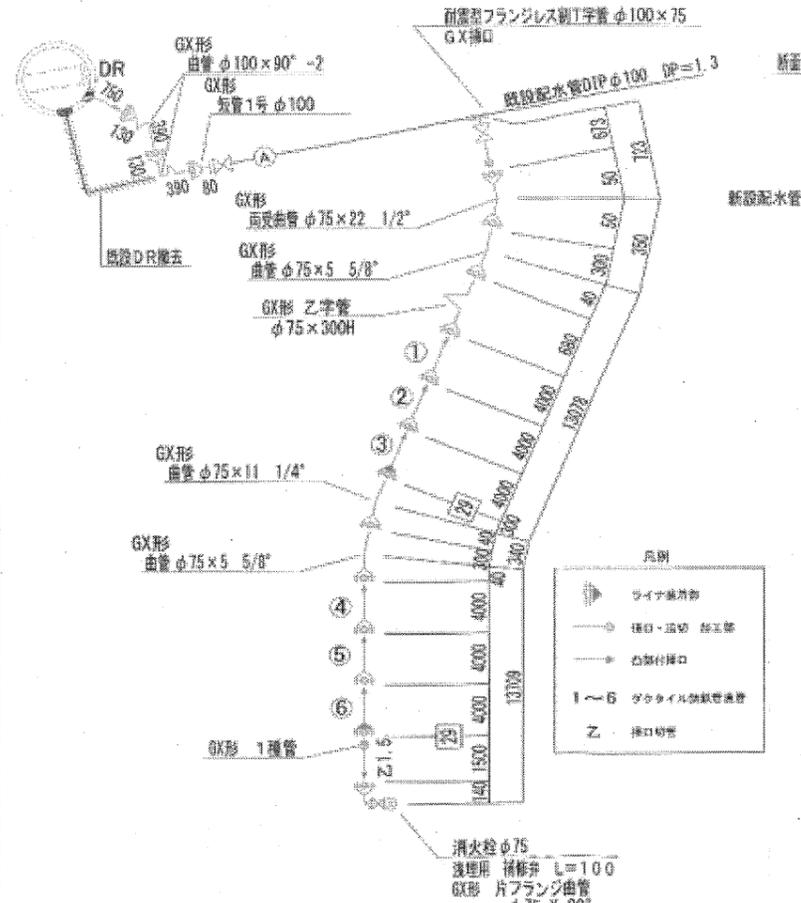


市道標準掘削・復旧断面図 S=1/50

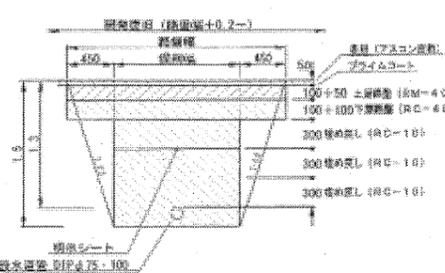


元請業者 ○○○建設株式会社 印
 水道工事業者 □□□株式会社 印
 配管技能者 △△△△ 印


仕切井蓋設置工詳細図 S=1/25

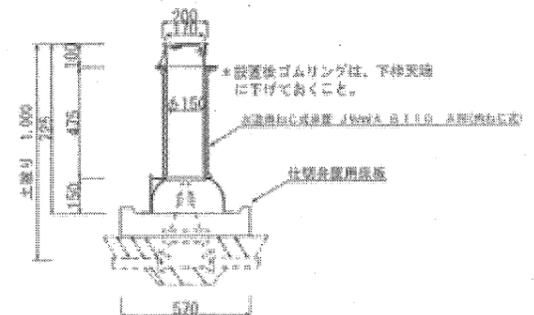


仕切井蓋鉄蓋

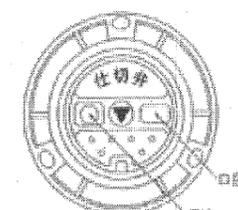


消火栓設置詳細図 S=1/25 (レジンコクリート製)

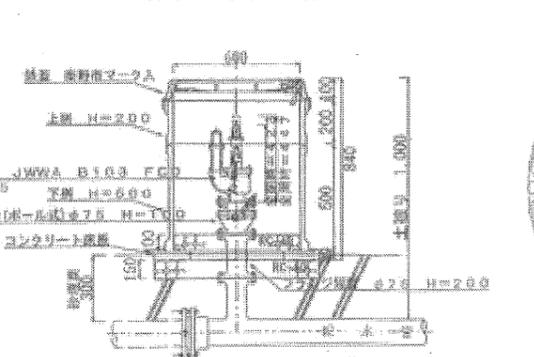

消火栓鉄蓋

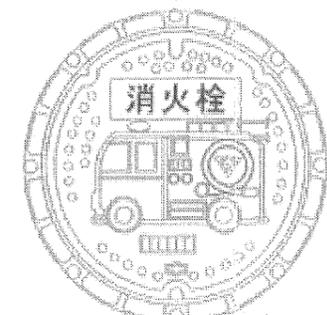

位置図 縮尺=1/2500

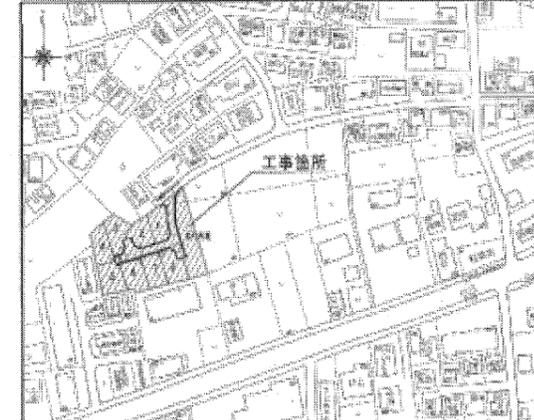


DIP-GXφ75管延長計算表

品名	口径・形状	数量	単長	延長
鋼T字管	φ100×φ75 (R1/2)	1	0.7	0.7
ダクタイル鋳鉄管 直管	φ75	6	4.0	24.0
ダクタイル鋳鉄管 乙字管	φ75	1	1.5	1.5
ダクタイル鋳鉄管 曲管	φ75×22 1/2" 厚受け	1	0.1	0.1
ダクタイル鋳鉄管 乙字管	φ75×H300	1	0.7	0.7
ダクタイル鋳鉄管 曲管	φ75×11 1/4"	1	0.35	0.35
ダクタイル鋳鉄管 曲管	φ75×5 5/8"	2	0.7	1.4
ダクタイル鋳鉄管 片フランジ曲管	φ75×90°	1	0.15	0.15
総延長				28.2

DIP-GXφ100 (DR) 管延長計算表

品名	口径・形状	数量	単長	延長
ダクタイル鋳鉄管 直管	φ100	1	0.75	0.75
ダクタイル鋳鉄管 取付管	φ100	2	0.1	0.2
ダクタイル鋳鉄管 曲管	φ100×90°	2	0.5	1.0
総延長				1.85

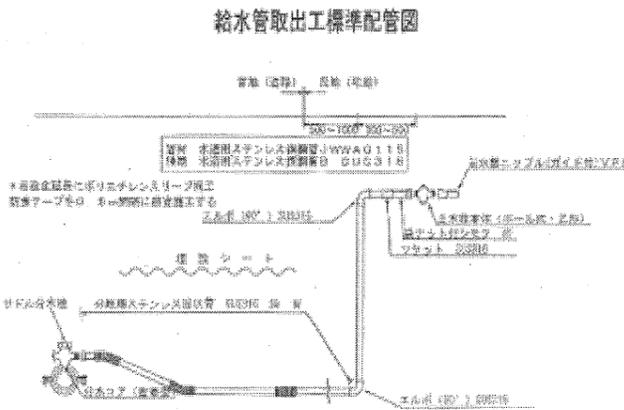

工事名	令和〇〇年 大字小字 配水管(布設)(改良)(拡張)工事		
図面名称	位置図・平面図・断面図・配管図		
縮尺	図示	図面番号	1/1
設計年月日	令和 年 月 日		
施工者	○○○建設株式会社 印		